

① FARETTO T1

TIPO: TRIMMER - GUZZINI
MOD. 4631+8667
foro nel cartongesso Ø190mm

② FARETTO T2

TIPO: TRIMMER - GUZZINI
MOD. 4600
foro nel cartongesso Ø126mm

③ FARETTO U

TIPO: TARGETTI
MOD. 54003
con vetro sabbiato mod. 47294

N.B.

PREVEDERE CIRCUITI SEPARATI
PER L'ACCENSIONE DEI FARETTI
E DEI NEON


PALO 1



COMPUTER (RETE)
PRESA TELEFONO: N. 1
(TELEFONO, FAX E INTERNET)
PRESA ENEL: N. 1
INTERRUTTORE: COMANDO
ELETTRICO PORTA
(da concordare con il cliente)

PALO 2

COMPUTER (RETE)
PRESA TELEFONO: N. 1
(TELEFONO, FAX E INTERNET)
PRESA ENEL: N. 1
INTERRUTTORE: COMANDO
ELETTRICO PORTA
(da concordare con il cliente)

STATO DI PROGETTO
PIANTA PIANO TERRA
SCALA 1:25

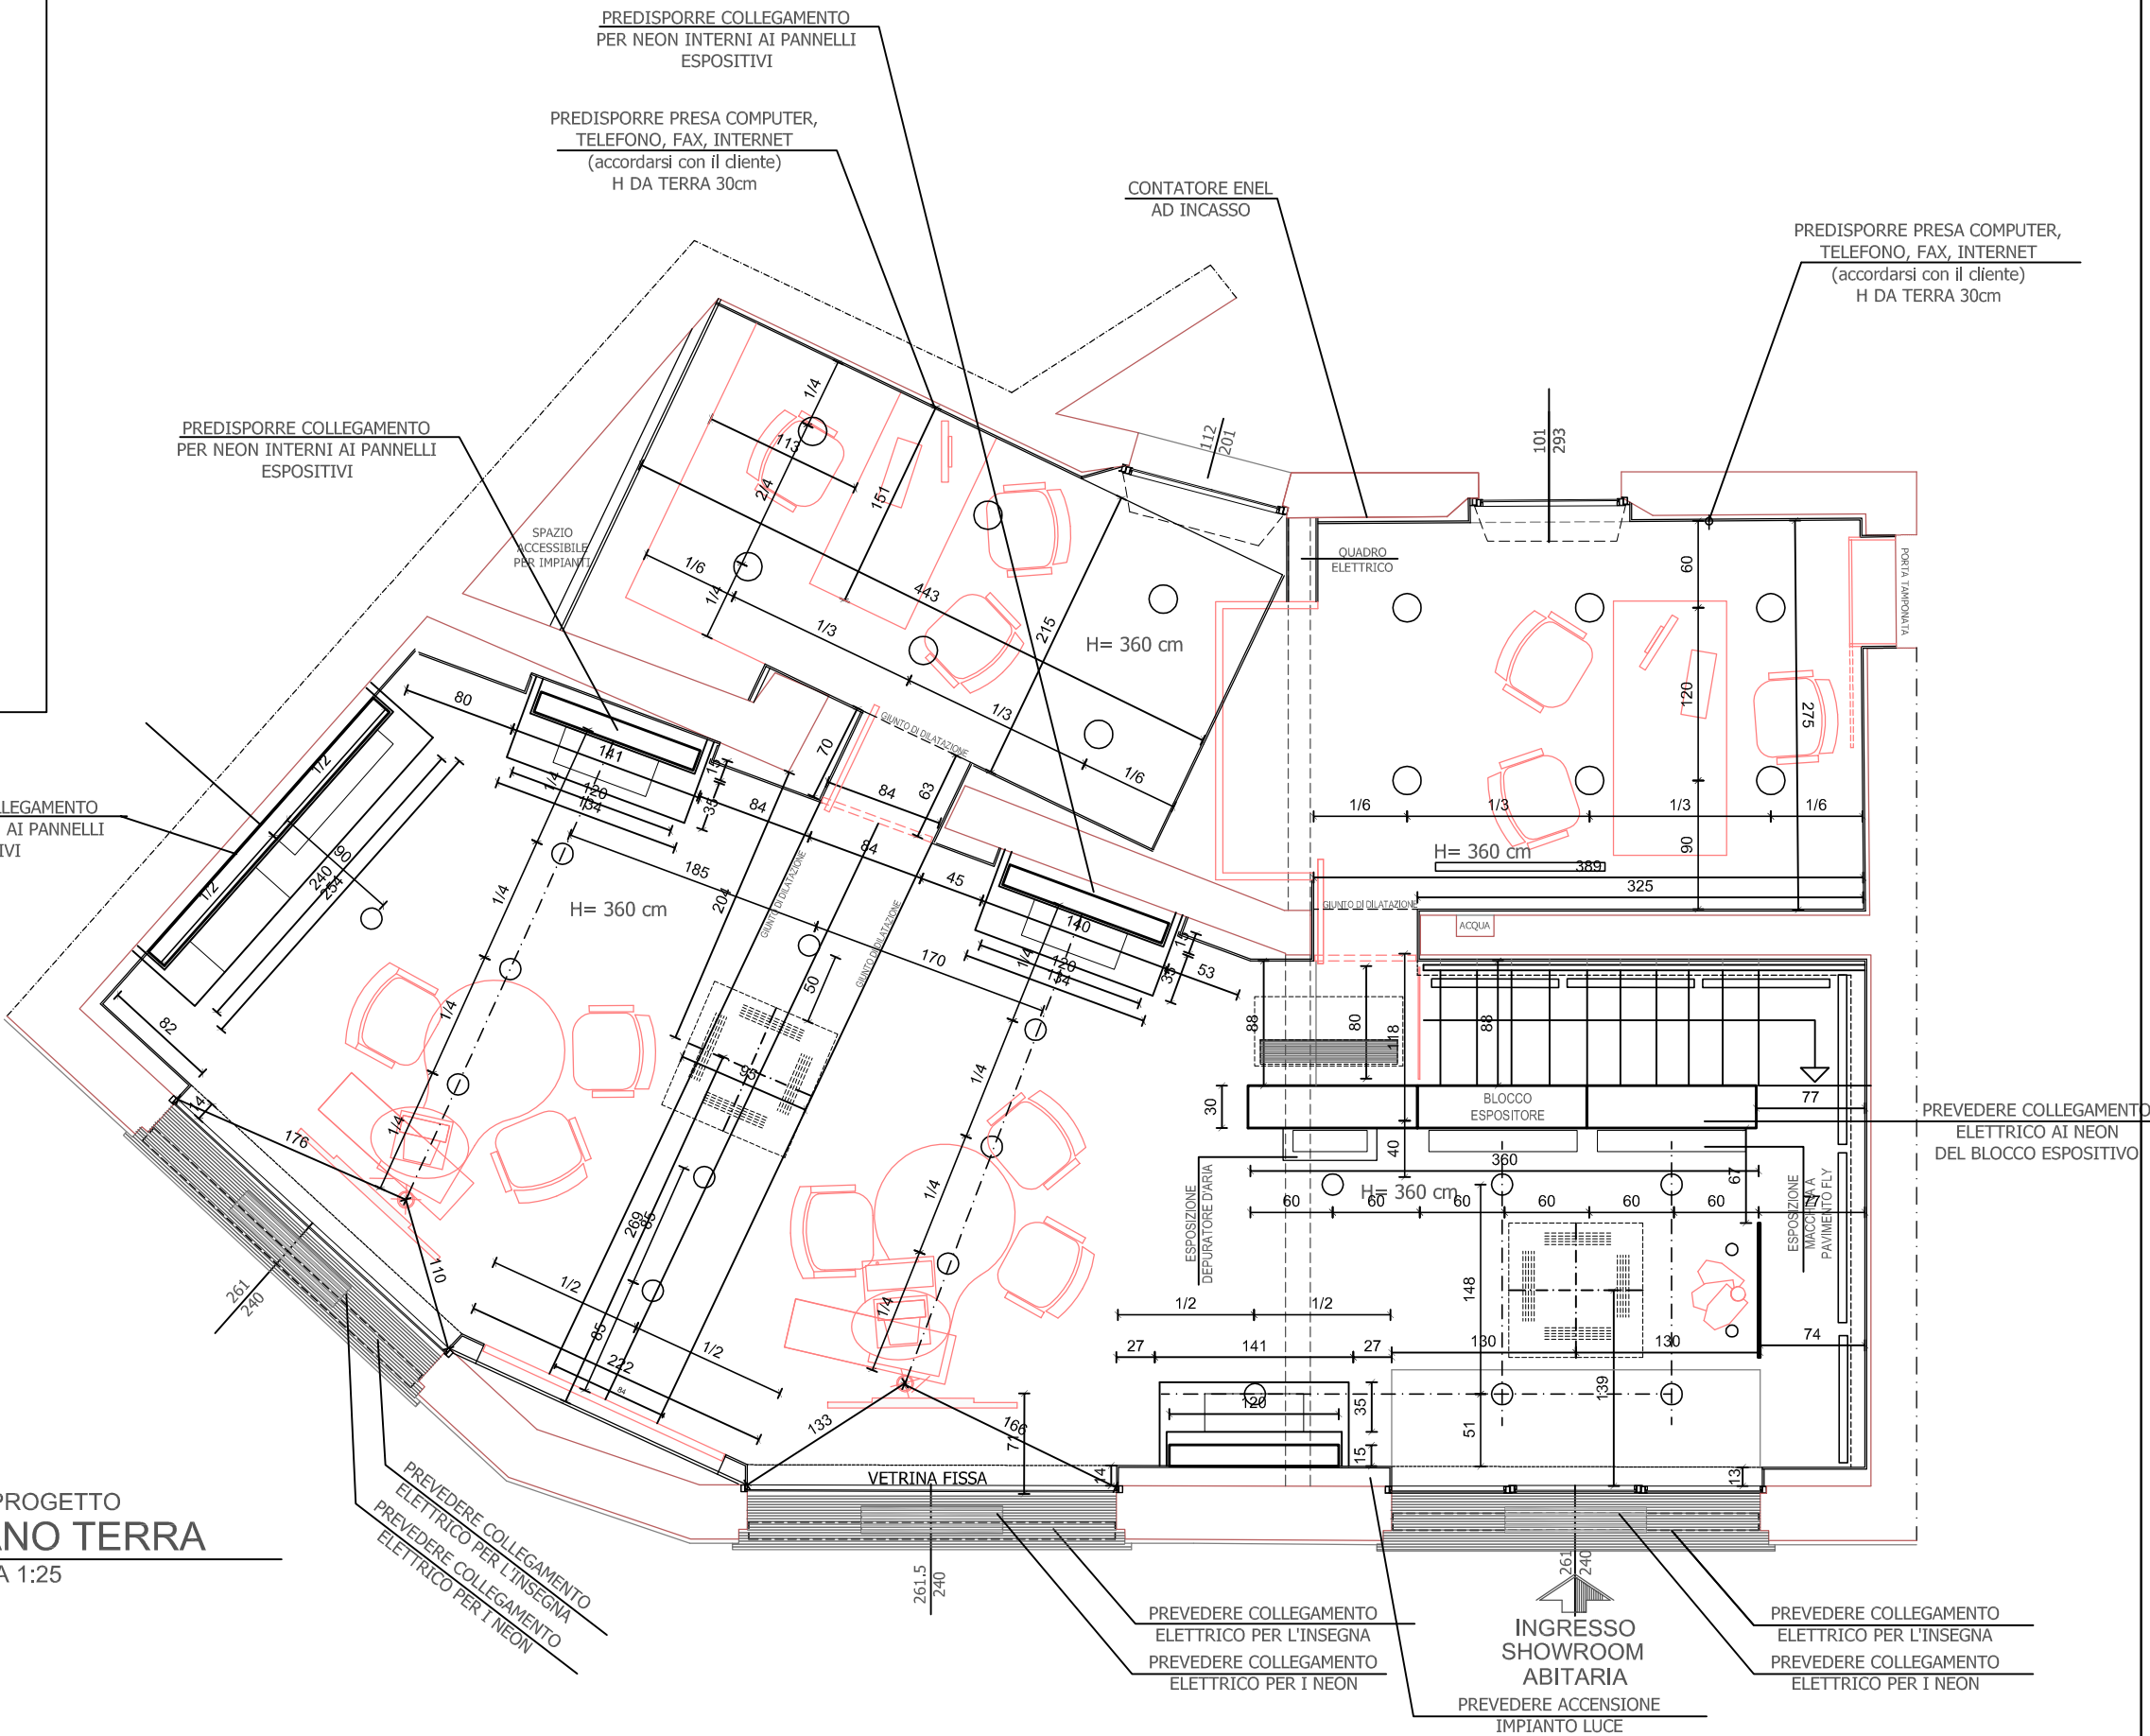

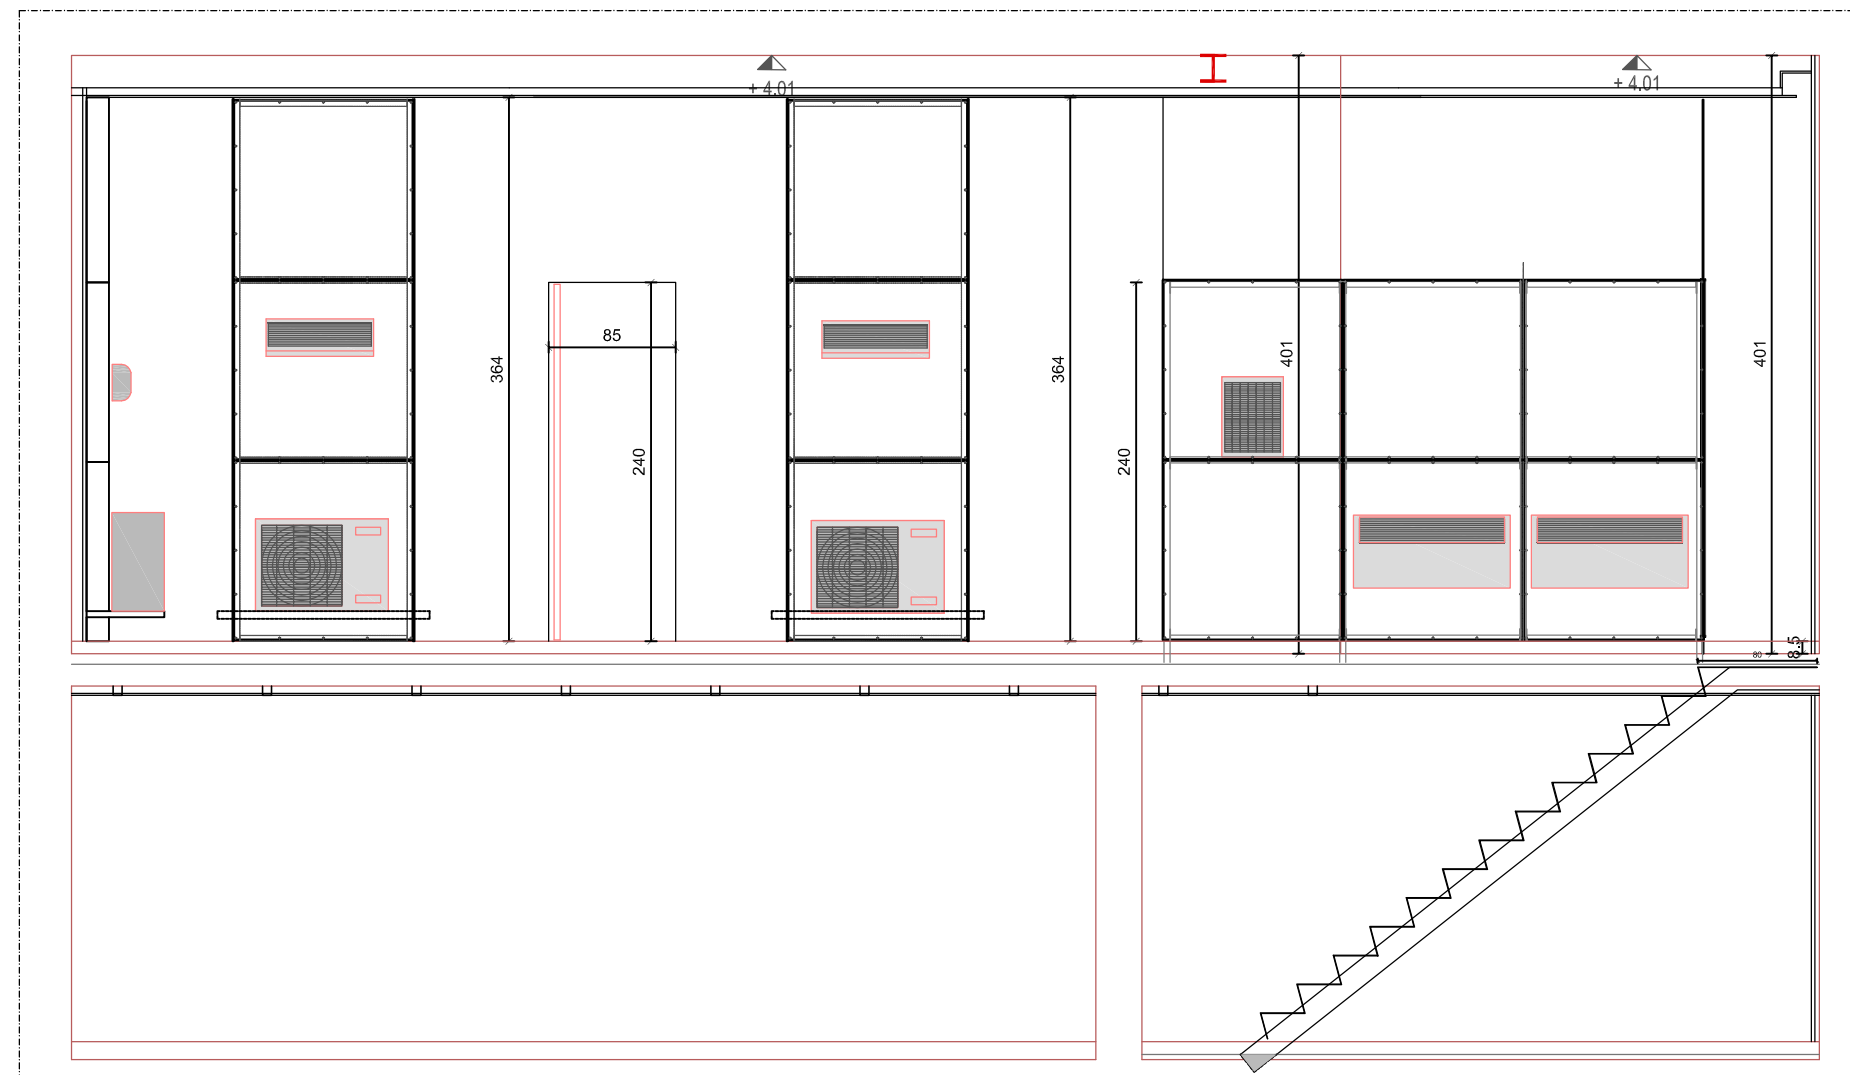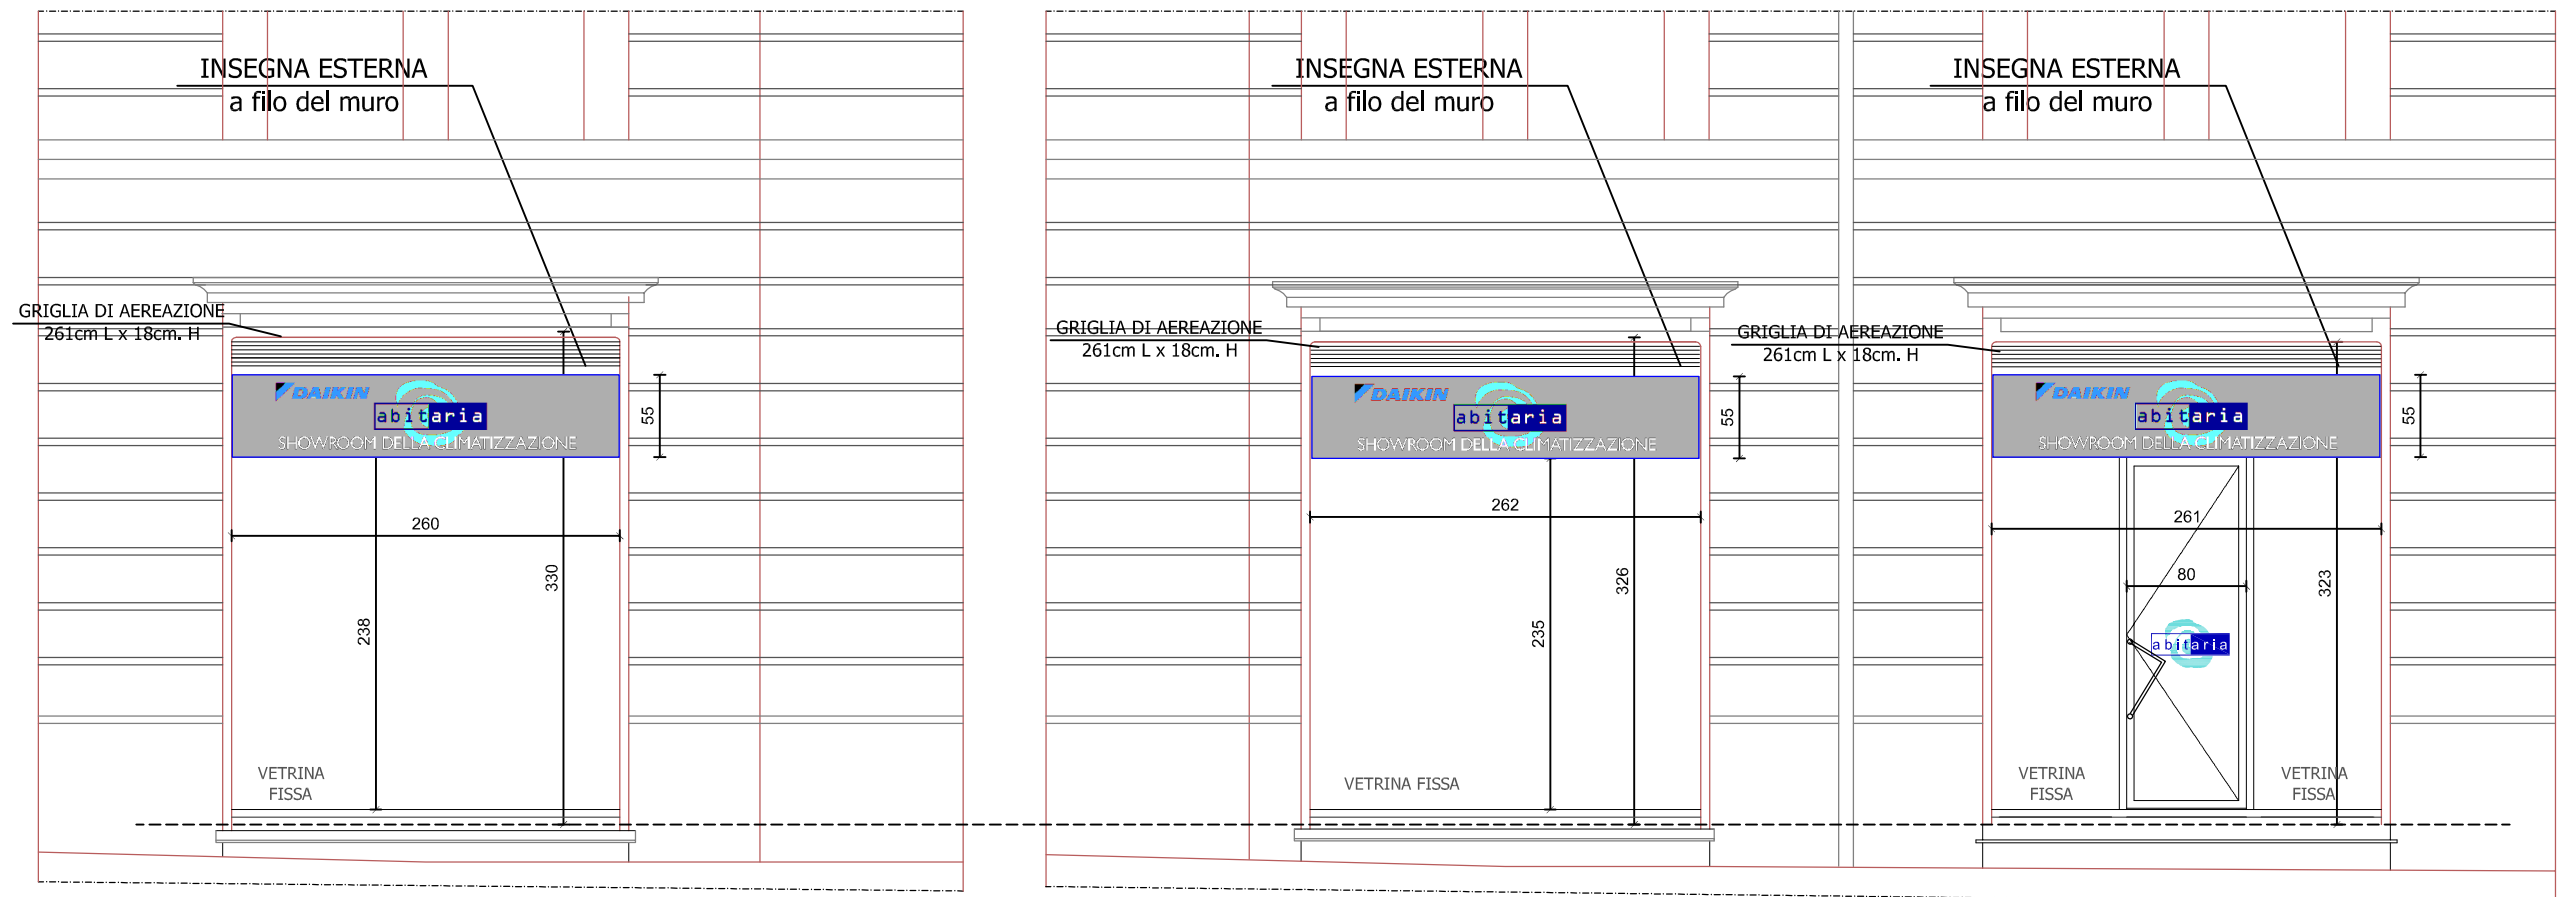

STATO DI PROGETTO
PROSPETTO NORD-EST
SCALA 1:25

STATO DI PROGETTO
PROSPETTO NORD
SCALA 1:25

